


- ☐ Estintore portatile
- ⇨ Uscita verso l'alto
- ⇨ Uscita orizzontale
- ⇨ Uscita verso il basso

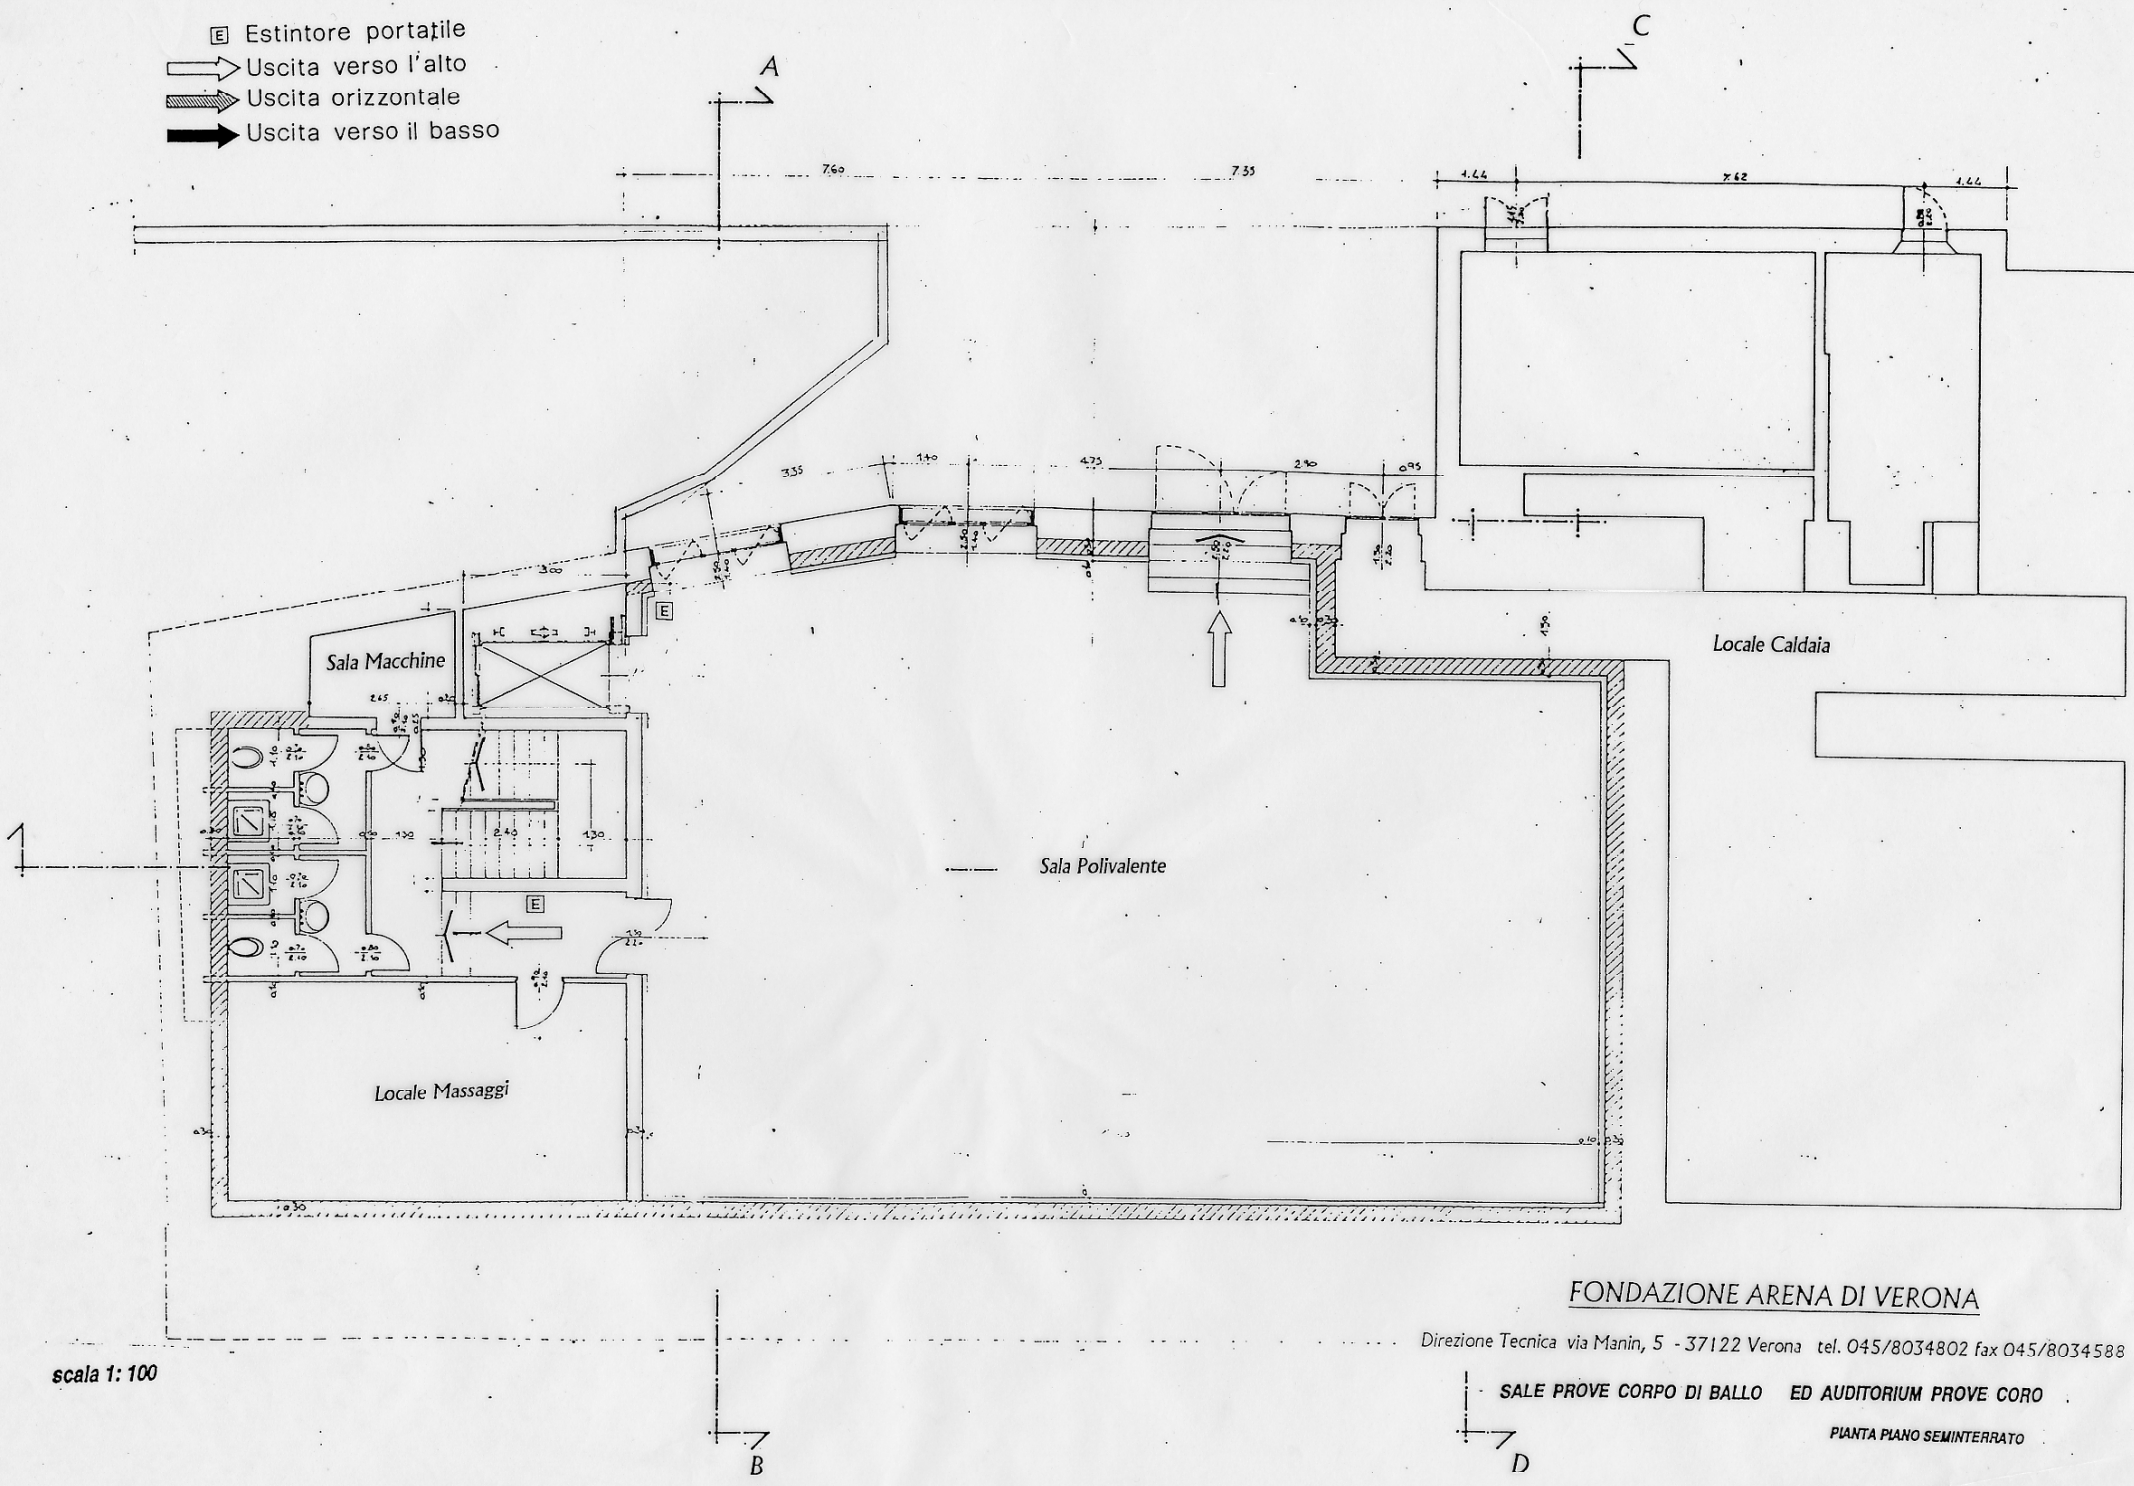


scala 1: 100

FONDAZIONE ARENA DI VERONA

Direzione Tecnica via Manin, 5 - 37122 Verona tel. 045/8034802 fax 045/8034588

SALE PROVE CORPO DI BALLO ED AUDITORIUM PROVE CORO

PIANTA PIANO SEMINTERRATO

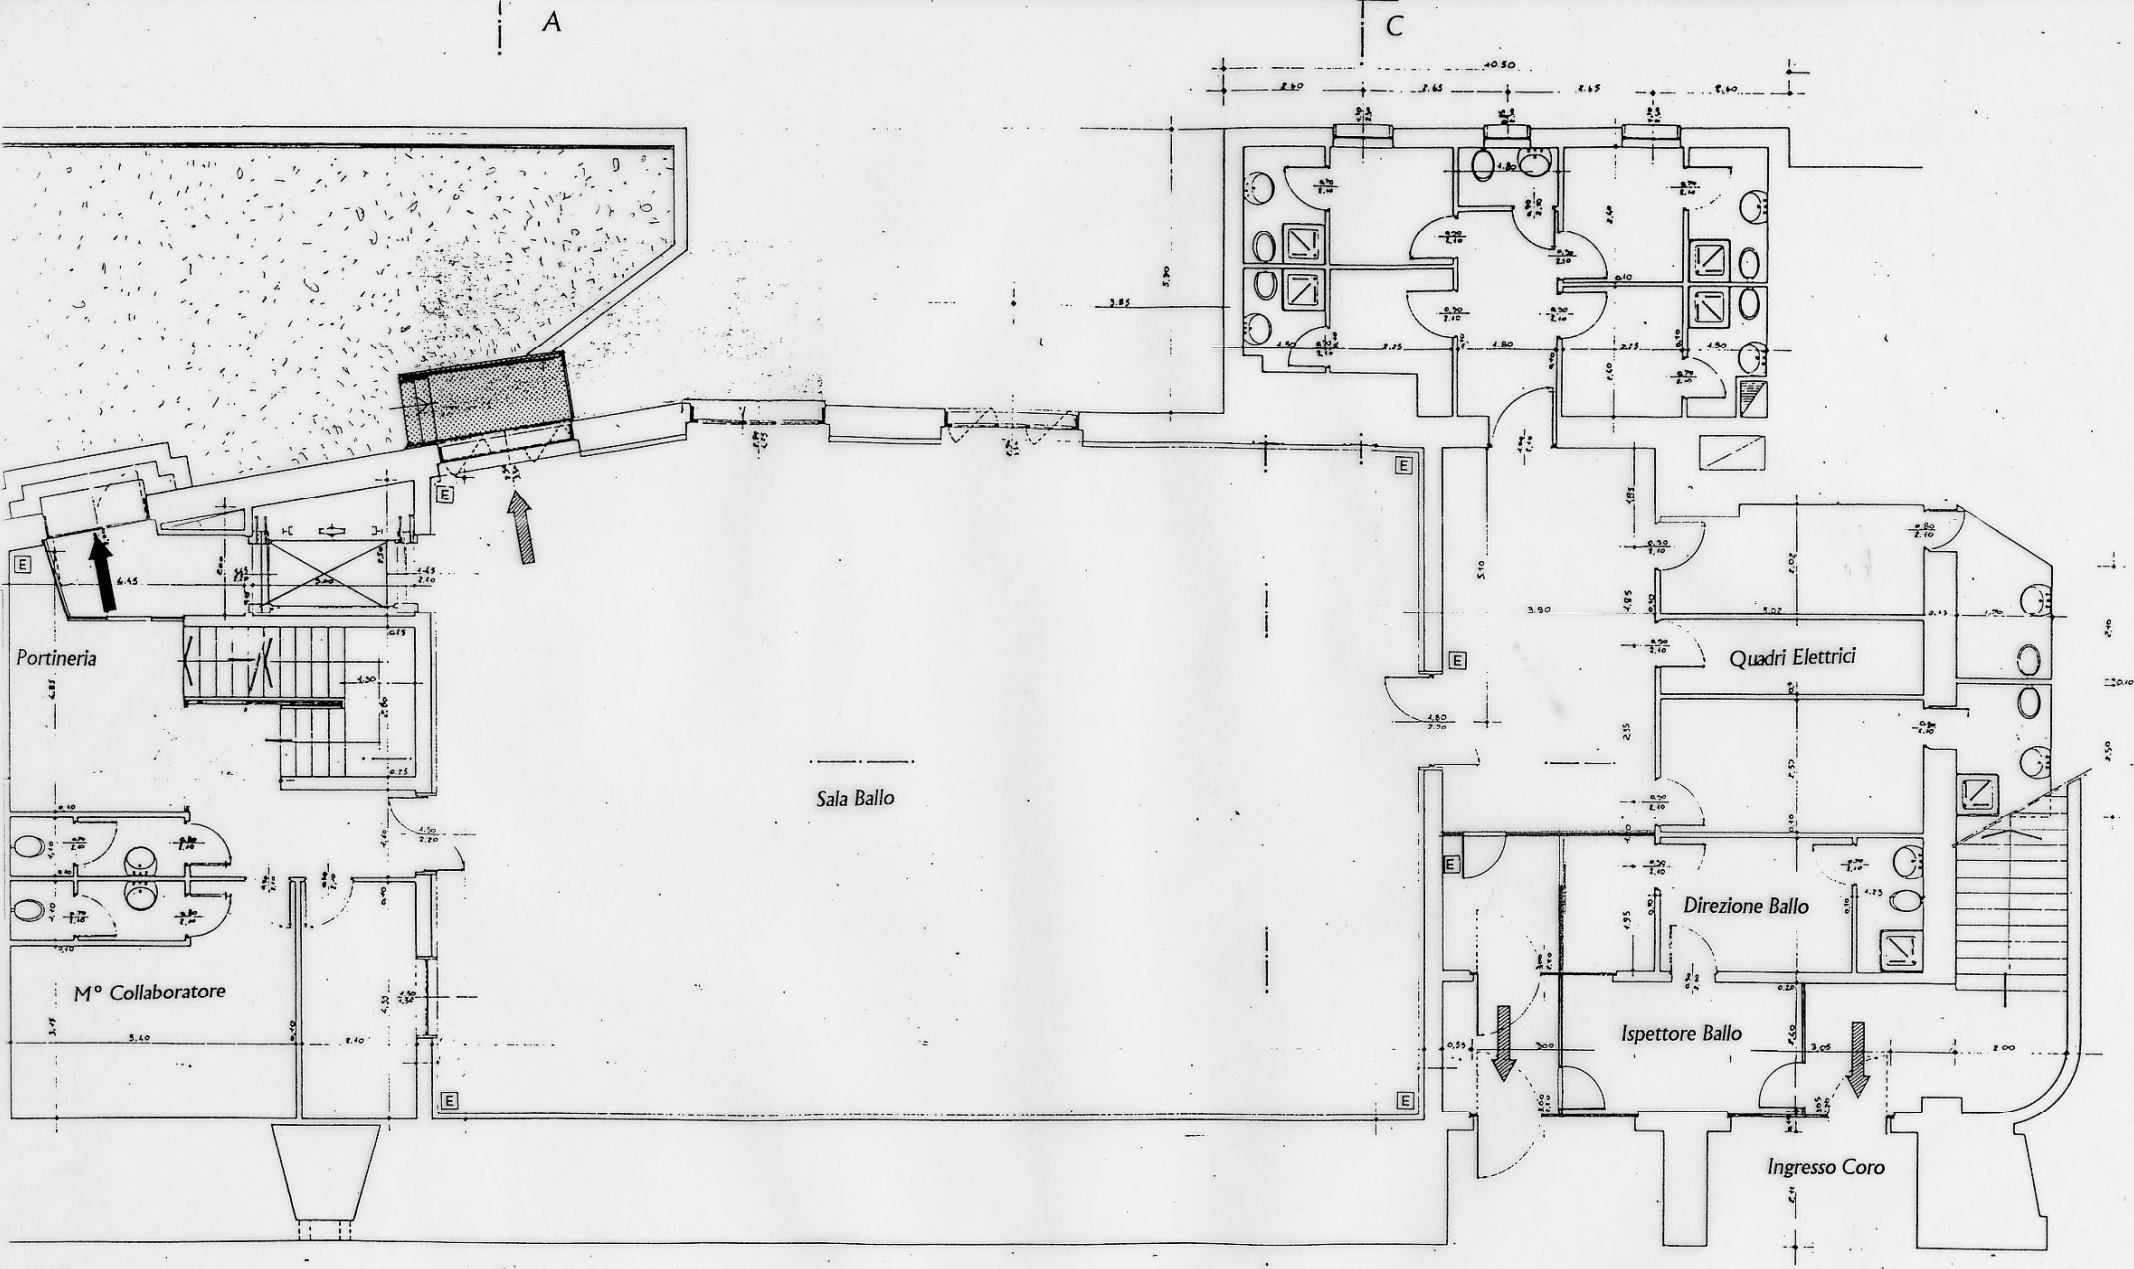

B

D

FONDAZIONE ARENA DI VERONA

Direzione Tecnica via Manin, 5 - 37122 Verona tel. 045/8034802 fax 045/8034588

SALE PROVE CORPO DI BALLO ED AUDITORIUM PROVE CORO

PIANTA PIANO TERRA


scala 1: 100

- E Estintore portatile
- Uscita verso l'alto
- Uscita orizzontale
- Uscita verso il basso

A

C

2.60 2.55 2.65 2.40

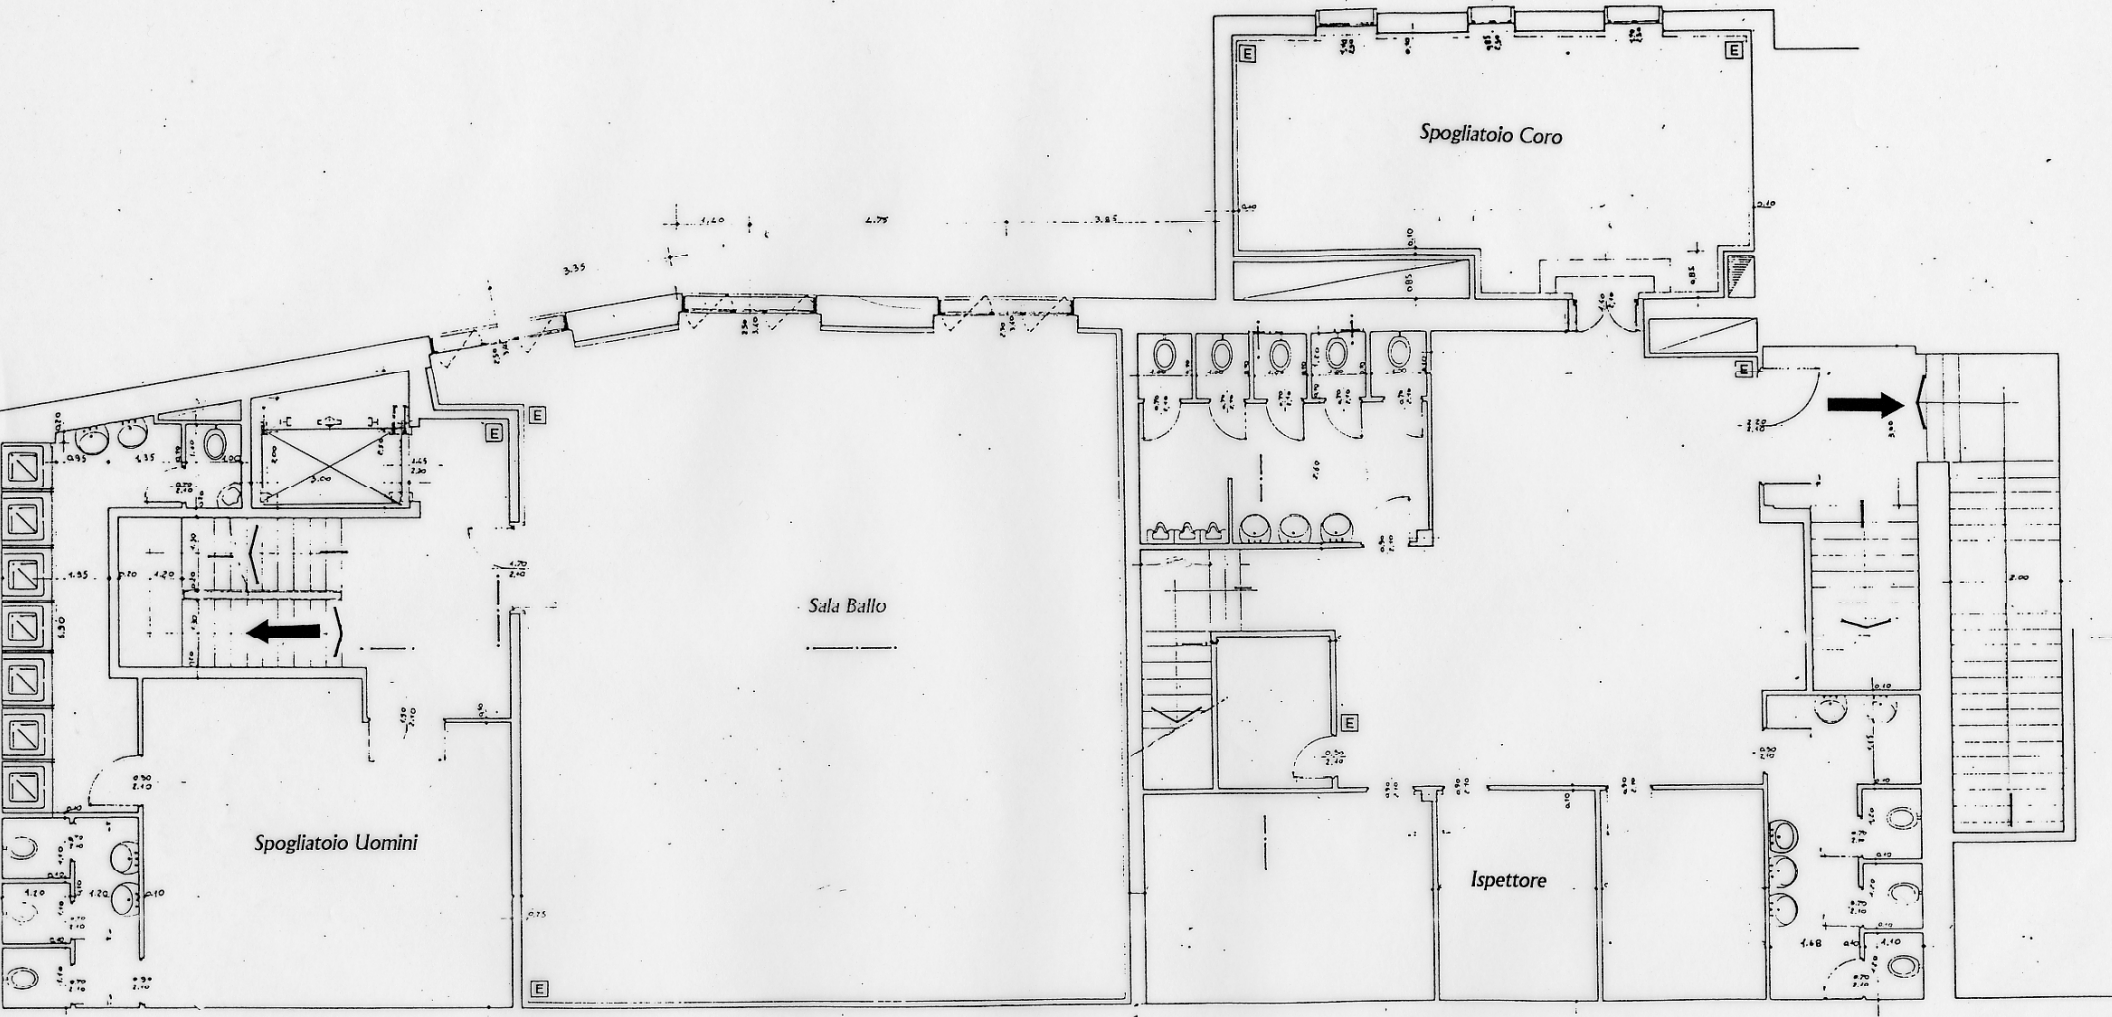

TRAVE RETICOLARE

B

D

- ☐ Estintore portatile
- ➡ Uscita verso l'alto
- ➡ Uscita orizzontale
- ➡ Uscita verso il basso

scala 1: 100


FONDAZIONE ARENA DI VERONA

Direzione Tecnica via Manin, 5 - 37122 Verona tel. 045/8034802 fax 045/8034588

SALE PROVE CORPO DI BALLO

ED AUDITORIUM PROVE CORO

PIANTA PIANO PRIMO

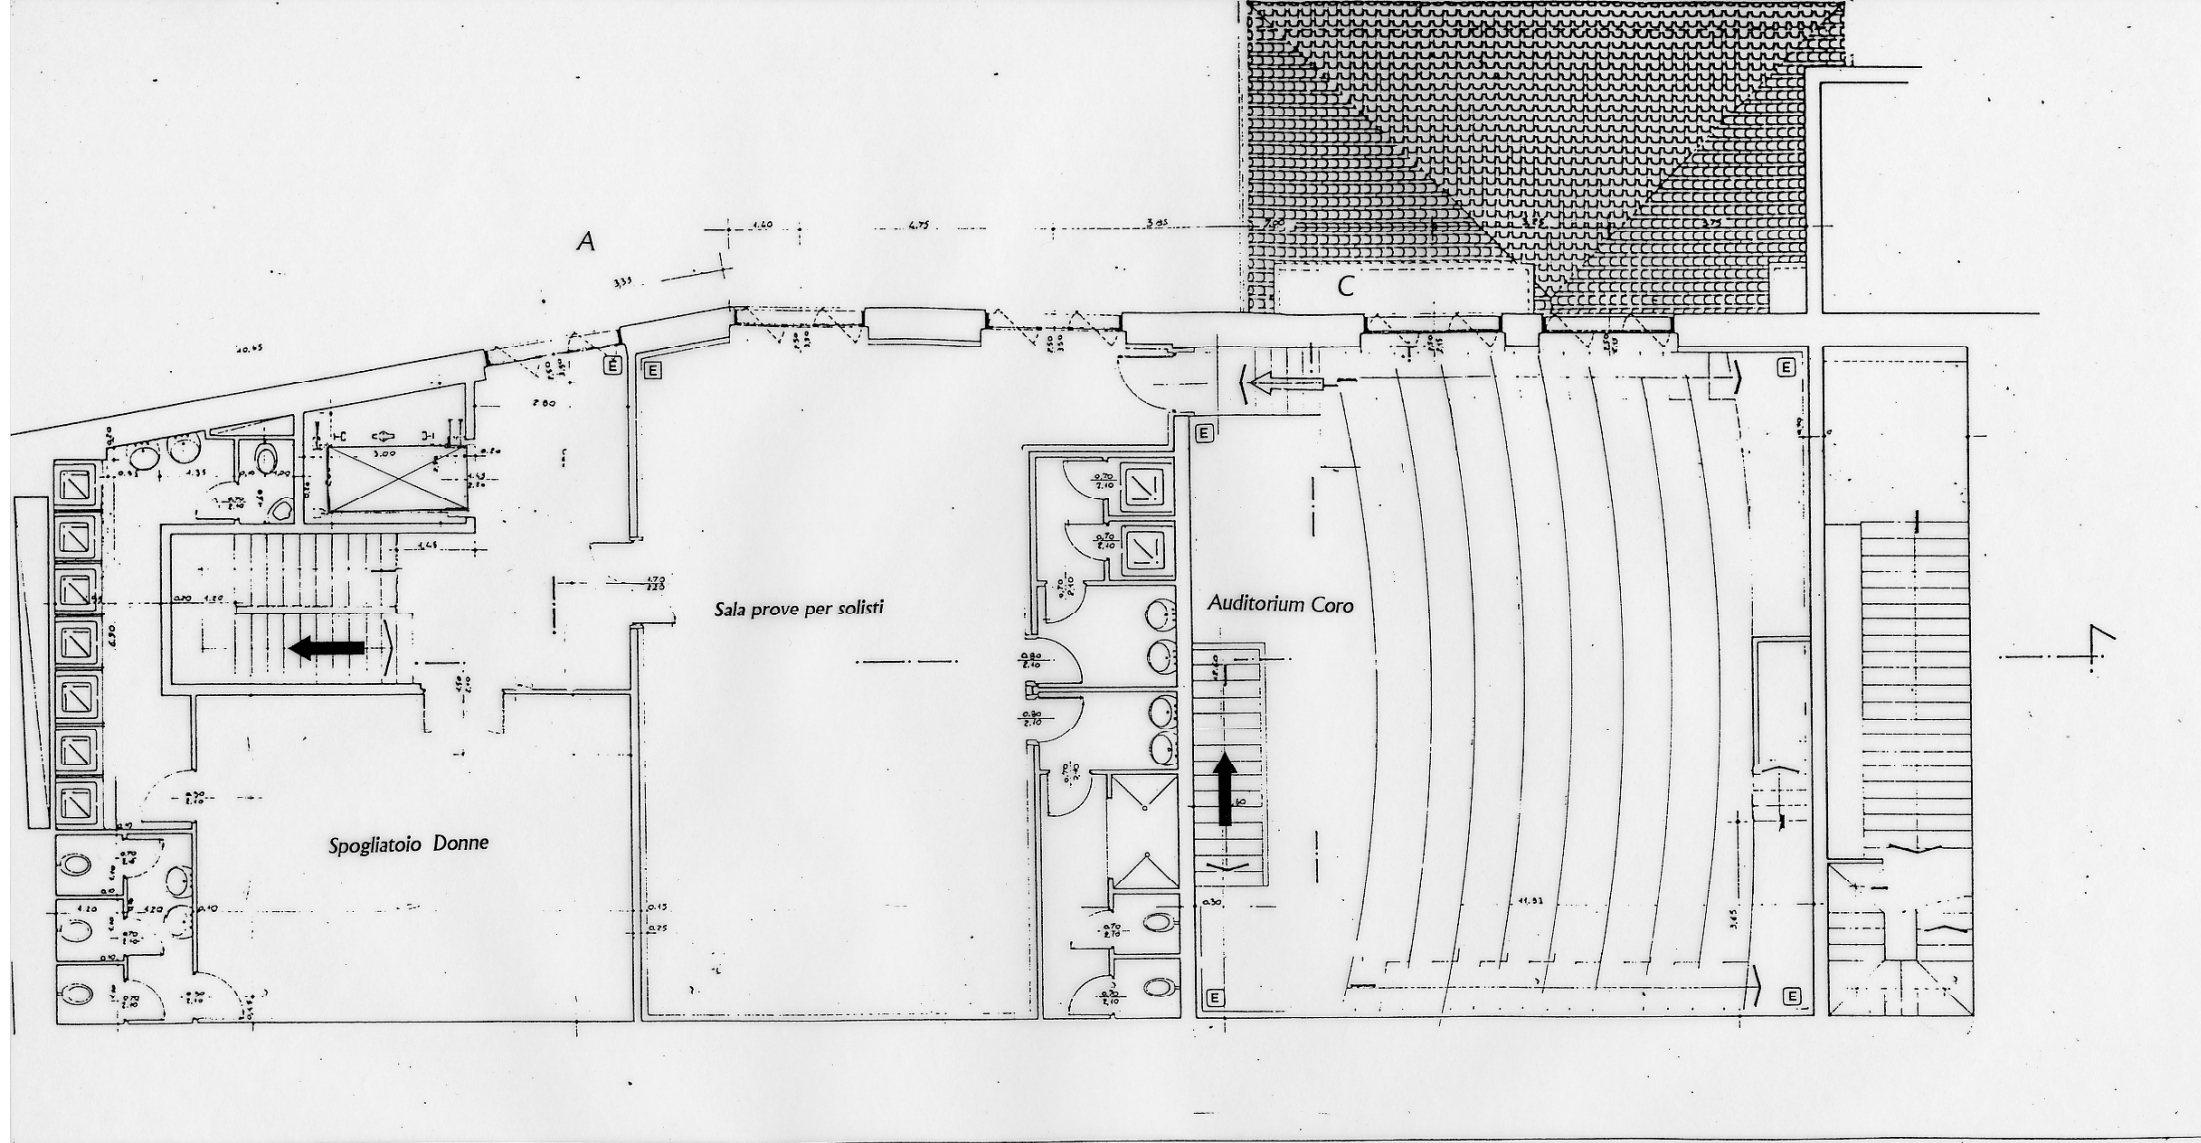

scala 1: 100

 
 

- ☐ Estintore portatile
- Uscita verso l'alto
- ▨ Uscita orizzontale
- Uscita verso il basso

FONDAZIONE ARENA DI VERONA

Direzione Tecnica via Manin, 5 - 37122 Verona tel. 045/8034802 fax 045/8034588

SALE PROVE CORPO DI BALLO ED AUDITORIUM PROVE CORO

PIANTA PIANO SECONDO

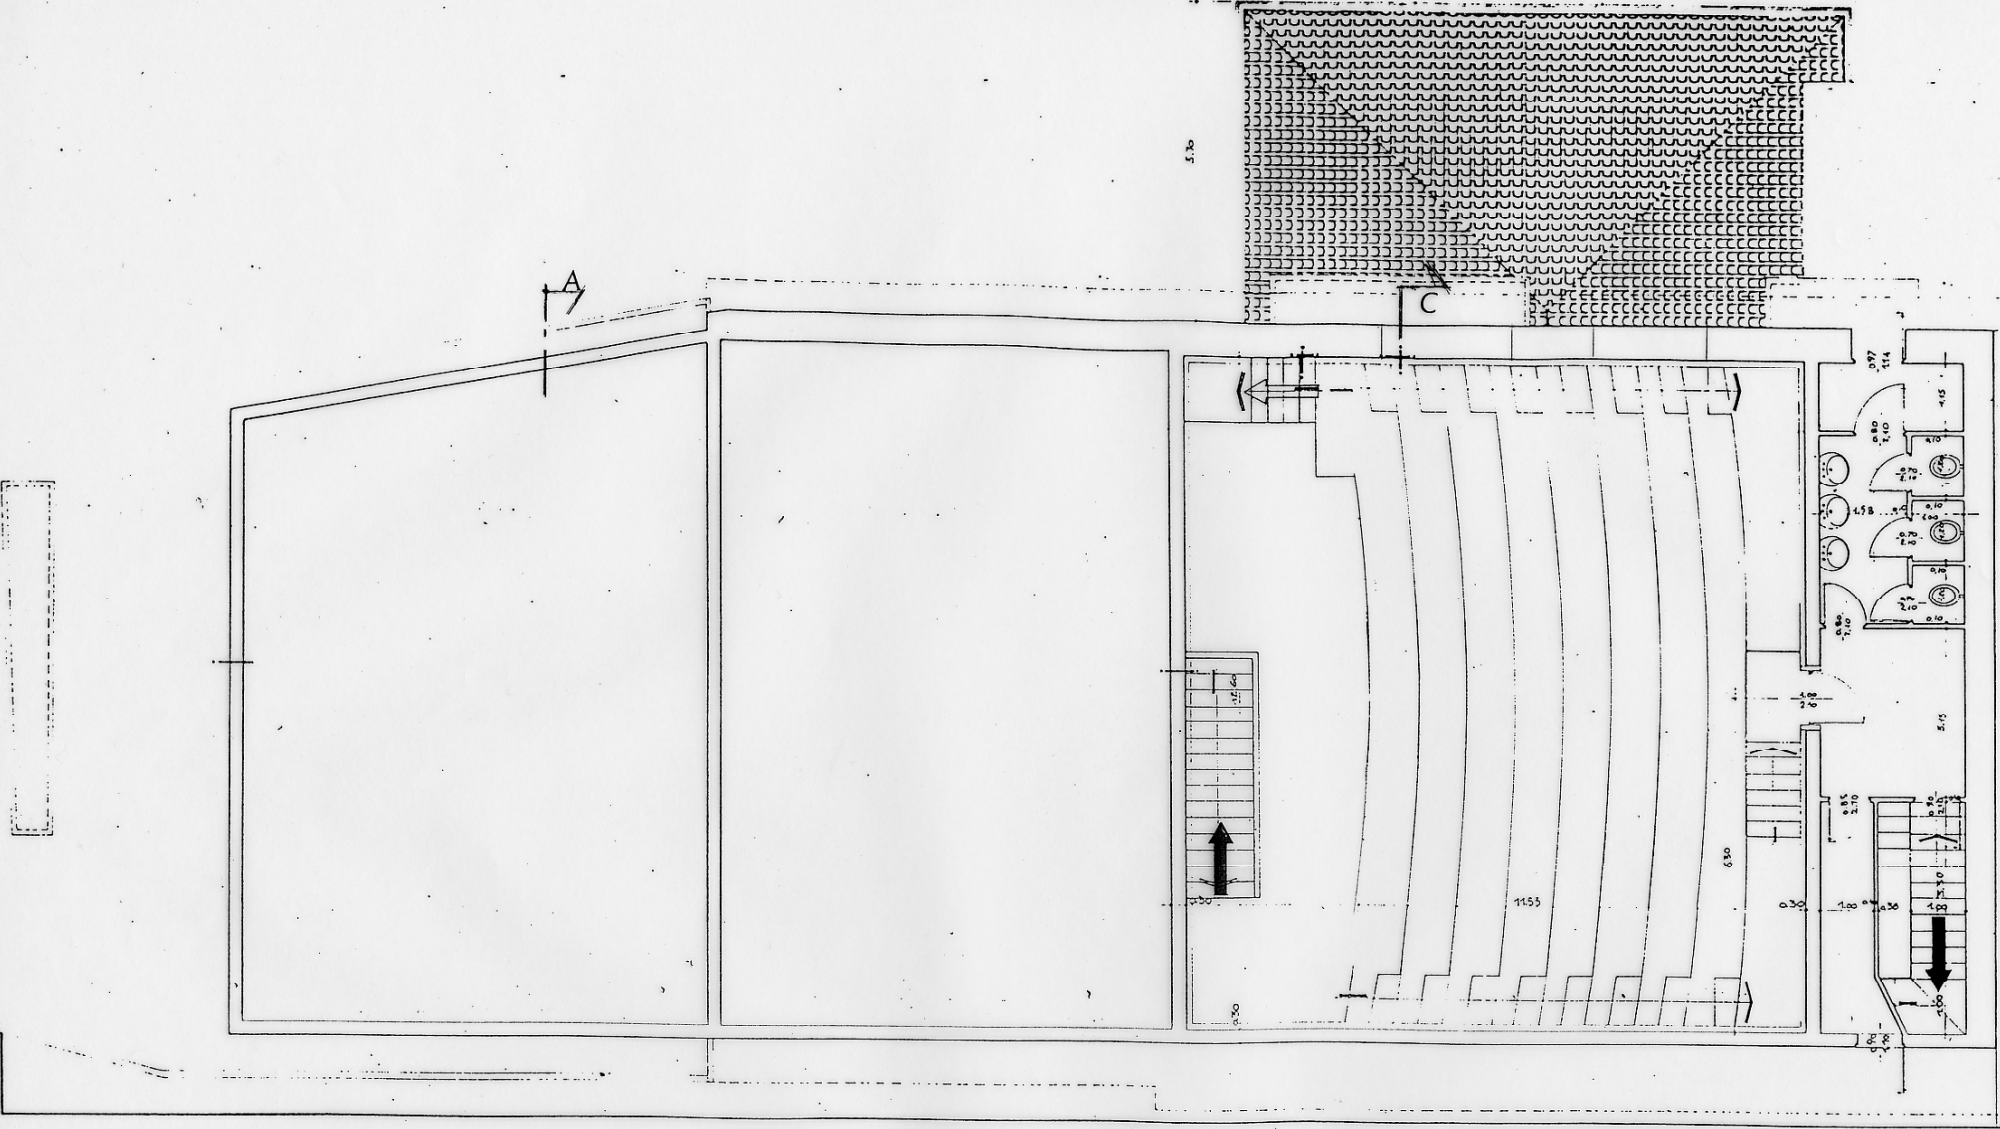

FONDAZIONE ARENA DI VERONA

Direzione Tecnica via Manin, 5 - 37122 Verona tel. 045/8034802 fax 045/8034588

SALE PROVE CORPO DI BALLO ED AUDITORIUM PROVE CORO

PIANTA PIANO TERZO

- ☒ Estintore portatile
- Uscita verso l'alto
- ▨ Uscita orizzontale
- Uscita verso il basso

scala 1: 100